

dal piano inferiore

tratta al piano superiore

tratta al piano controsoffitto

tratta al piano inferiore





tratta al piano controsoffitto

tratta al piano inferiore

SCHEMA UNIFILARE - 3D DELLA RETE

DETTAGLIO SERBATOI | PROSPETTO DELL' IMMOBILE

DETTAGLIO SERBATOI | PROSPETTO DELL' IMMOBILE

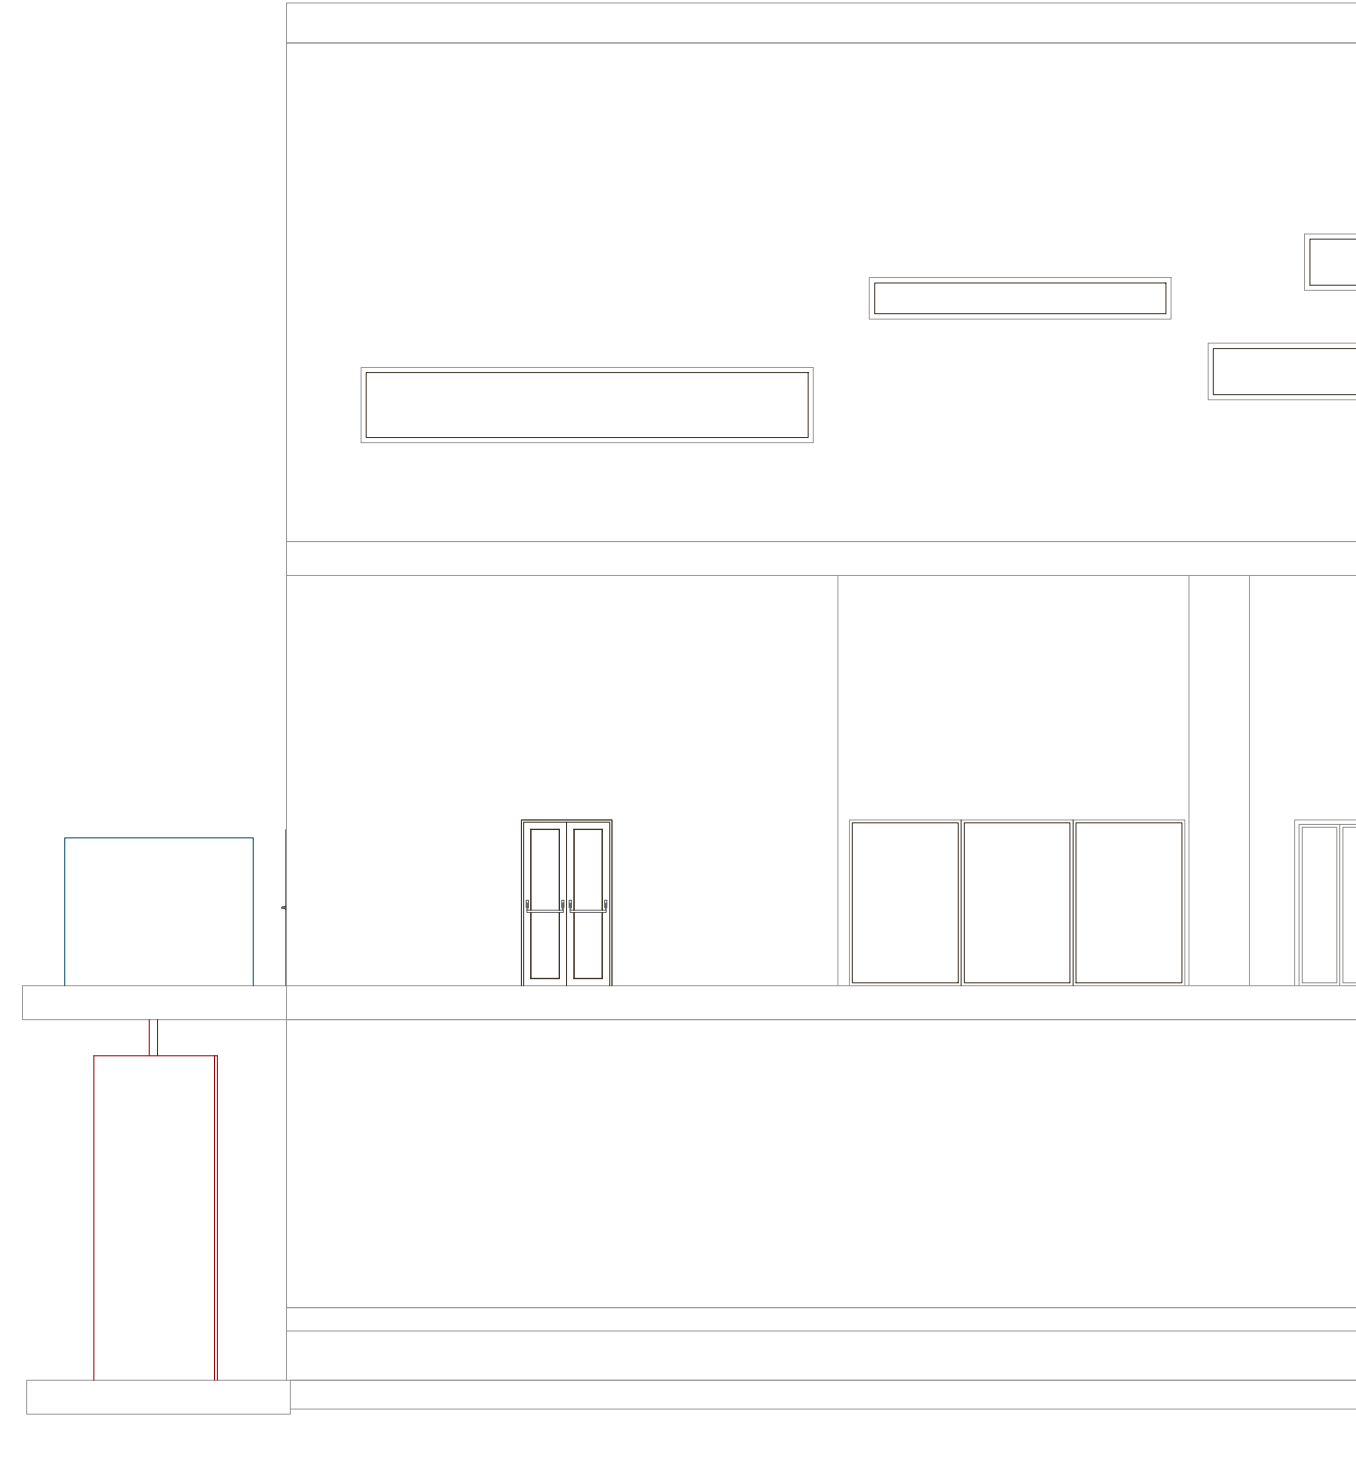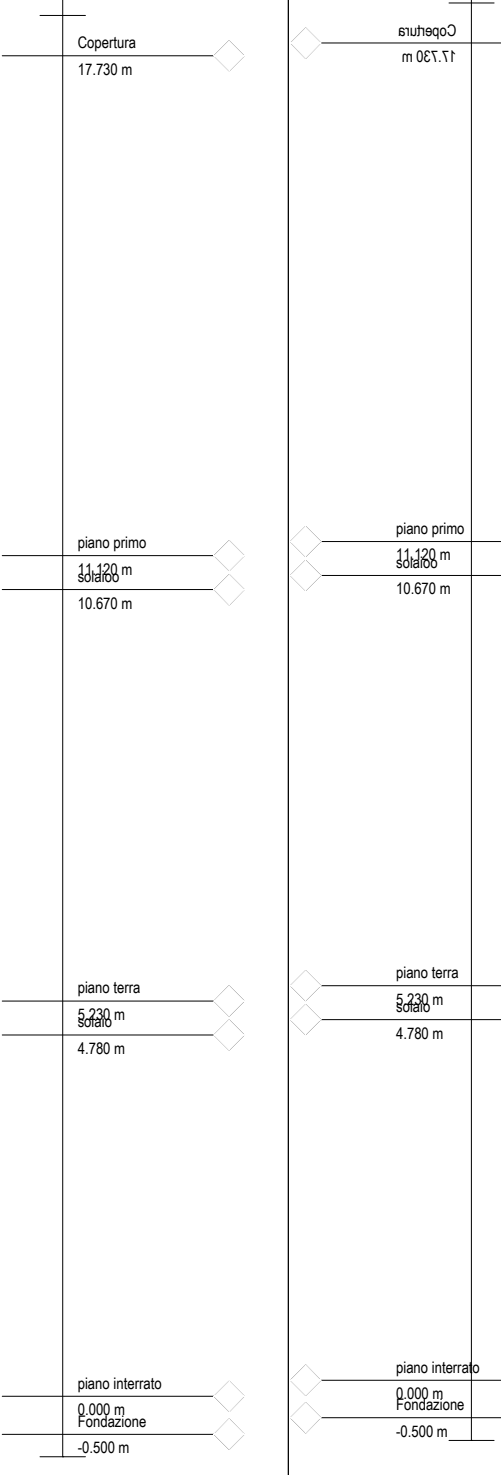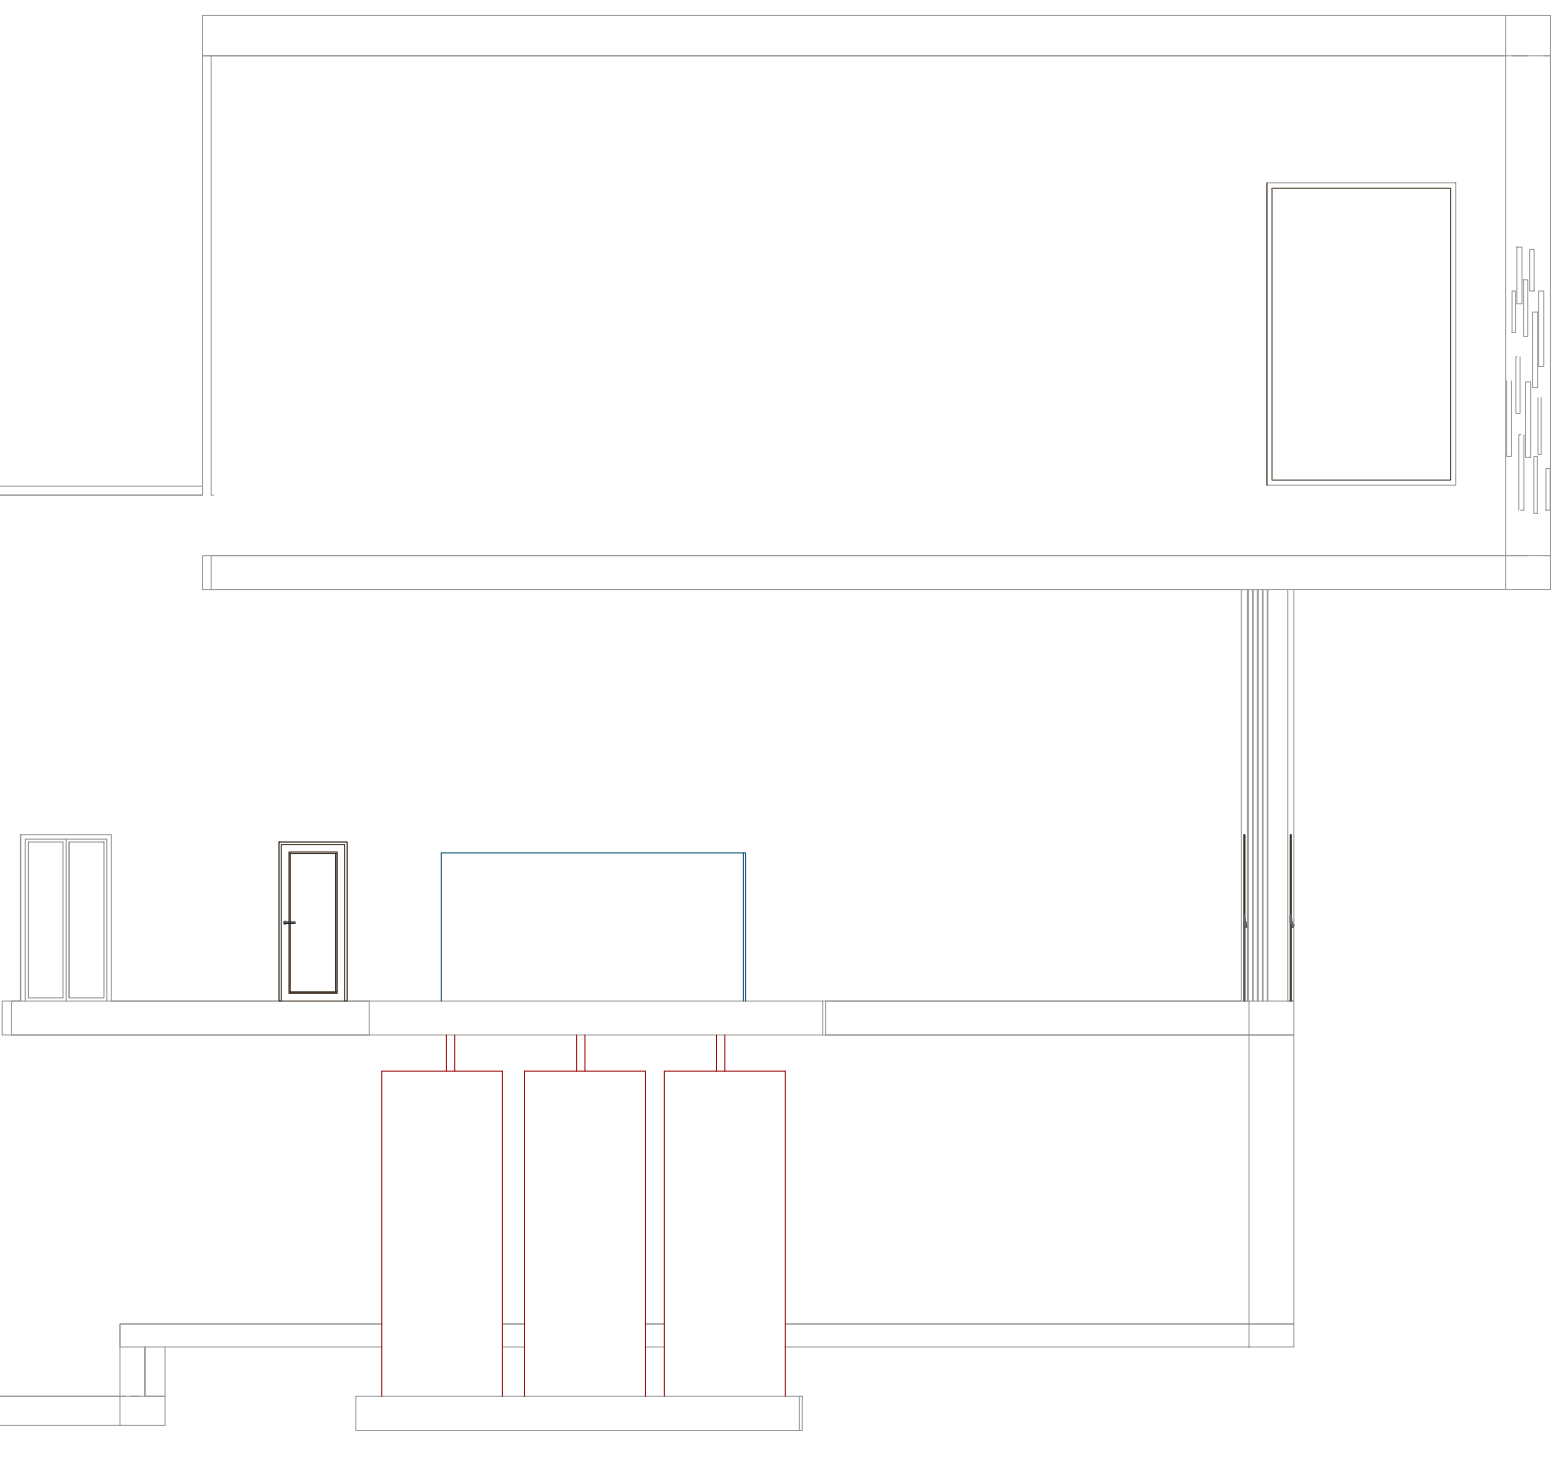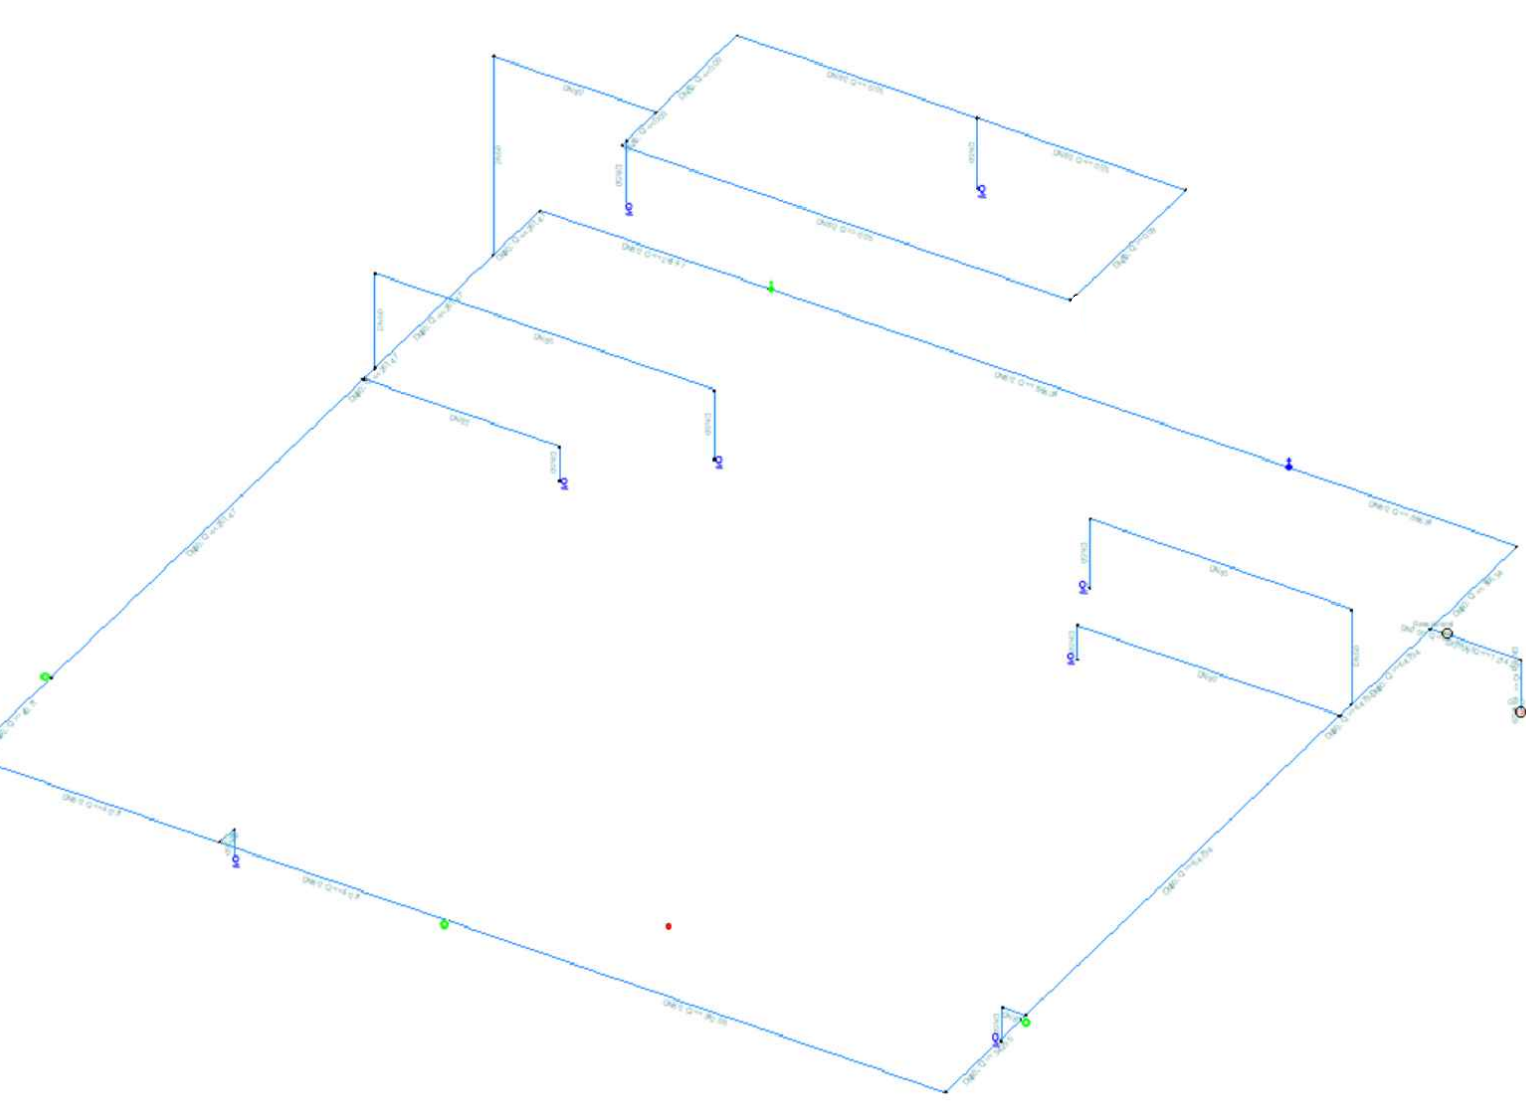

	Idrante a muro	UNI 8863 - TUBAZIONE ACCIAIO non legato S. Leggera - (FILETTATURA UNI ISO 771)
	Idrante sopra suolo	Gabiotto con gruppo di pompaggio, dimensioni 4 m x 2,5 m, altezza 2 m.
	Idrante sotto suolo	Serbatoio antincendio Ø 1,6 m, h= 5m.

COMUNE DI TORRE DEL GRECO
CITTÀ METROPOLITANA DI NAPOLI

Appalto integrato relativo alla progettazione esecutiva, ed ai lavori per la "Realizzazione della Cittadella dello Sport" presso Viale Europa

INTERVENTI FINANZIATI DALL'UNIONE EUROPEA - NEXT GENERATION EU PMRR - Missione 5, Componente 2, Investimento 2.1 (Progetti di Rigenerazione Urbana)



PROGETTO ESECUTIVO

TAVOLA 11.JA.17 **ELABORATO**
Particolari: dimensionamento delle rete idrica antincendio, posizionamento della riserva idrica e del gruppo di presurizzazione

REVISIONE	DATA	SERE	DESCRIZIONE	RAPP.	REDATTO	VERIF. / APPR.
02	Settembre 2024	01/09/2024	Seconda emissione			

CONCORRENTE ASSEGNATARIO Comune di Torre del Greco Ufficio Tecnico Comunale Lavori Pubblici	CONMITTENTE Comune di Torre del Greco Ufficio Tecnico Comunale Lavori Pubblici IL RUP Arch. Alfredo Di Donato
---	---

STRALCIO PIANTA PIANO SEMINTERRATO | RETE ANTINCENDIO | Scala 1: 50

PARTICOLARE IDRANTE | Scala 1: 8

IDRANTE ESTERNO | Scala 1: 30

PARTICOLARE GABIOTTO | Scala 1: 30

GABIOTTO ANTINCENDIO

SERBATOI ANTINCENDIO

