

PIANTA PIANO TERRA



PIANTA PIANO PRIMO




PIANTA PIANO SECONDO



PIANTA PIANO TERZO - SCALA 1:100



LEGENDA APPARECCHIATURE IMPIANTO TERMICO

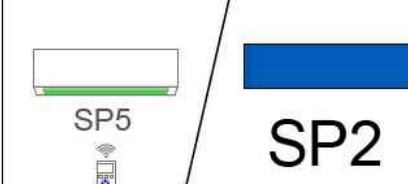

Unità interna del tipo a parete, batteria di evaporazione in rame, sistema di controllo della quantità del refrigerante R410A mediante valvola di espansione lineare, chassis realizzato in pvc di dimensioni compatte, completo di filtro, ventilatore a più velocità, alimentazione 230 V/1-50 Hz:
-resa frigorifera 2,2 kW,
-resa termica 2,5 kW
-pressione sonora 35/29 dBA

REFERIMENTO CONTABILE:
LL.PP.Campania M.12.040.010.b
Quantità: n.63 per fabbricati 1B,2C,3D;
n.59 per fabbricati 4F,5E;

Unità motocondensante esterna a volume (flusso) di refrigerante variabile R410A a pompa di calore condensata ad aria, ad espansione diretta, dotata di un compressore swing DC regolato da inverter, collegabile mediante circuito frigorifero a due tubi in rame ad unità interne di diversa tipologia con una potenzialità totale fino al 130% della potenzialità nominale dell'unità esterna, trasmissione dati mediante cavo di bus del tipo bipolare polarizzato, struttura esterna in lamiera zincata con verniciatura acrilica, griglie di ripresa aria, batterie disposte sui lati maggiori della macchina con espulsione frontale mediante un ventilatore elicoidale e basso numero di giri equilibrati dinamicamente e staticamente, alimentazione elettrica monofase 230 V-1-50 Hz, livello medio di rumorosità 51 + 52 dBA, delle seguenti potenzialità:potenza frigorifera 12,1 kW, potenza assorbita 3,43 kW, potenza termica 14,2 kW, potenza assorbita 3,18 kW, fino a 8 unità interne collegati

REFERIMENTO CONTABILE:
LL.PP.Campania M.12.020.010.a
Quantità: n.16 per fabbricati 1B,2C,3D;
n.15 per fabbricati 4F,5E;


Pannello di controllo locale, per l'impostazione e la visualizzazione mediante visore a cristalli liquidi (LCD) delle seguenti funzioni: On/Off, caldo/freddo, deumidificazione, ventilazione e timer con orologio

REFERIMENTO CONTABILE:
LL.PP.Campania M.12.020.010.a
Quantità: n.16 per fabbricati 1B,2C,3D;
n.15 per fabbricati 4F,5E;


Scaldacqua elettrico da installare a vista costituito da caldaia vetroporellanata pressione di esercizio 6,0 bar, resistenza elettrica con potenza max 1,40 kW, corredato di termostato di regolazione, termometro, staffe di sostegno, valvola di sicurezza, flessibili di collegamento alla rete idrica, valvola di intercettazione a sfera sull'ingresso dell'acqua fredda.
Volume acqua 80
REFERIMENTO CONTABILE:
LL.PP.Campania C.08.010.060.k

PARTICOLARE ALLACCIO IDRICO SCALDABAGNI

Particolare 1/2 - Unità interna ed esterna Scala 1:50

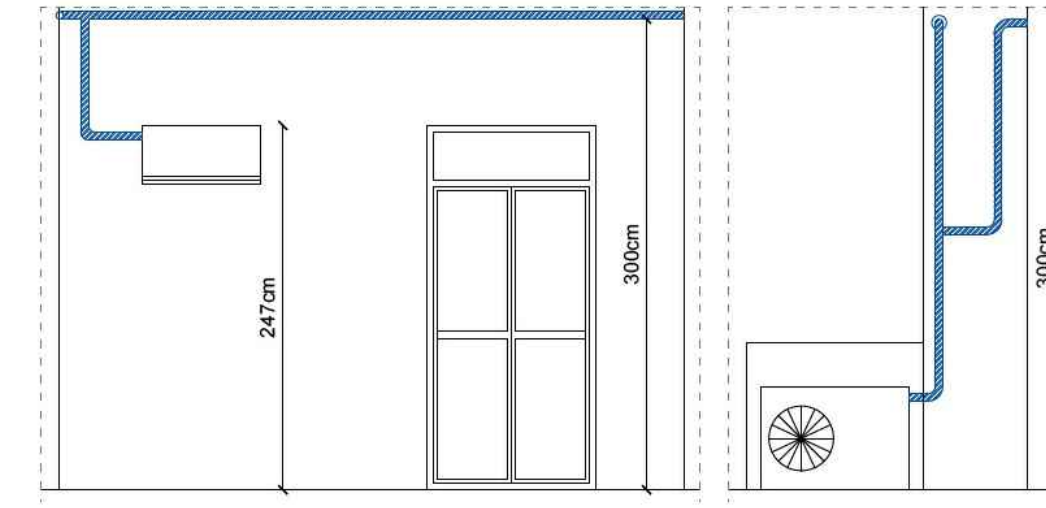


PARTICOLARE LINEE FRIGORIFERE

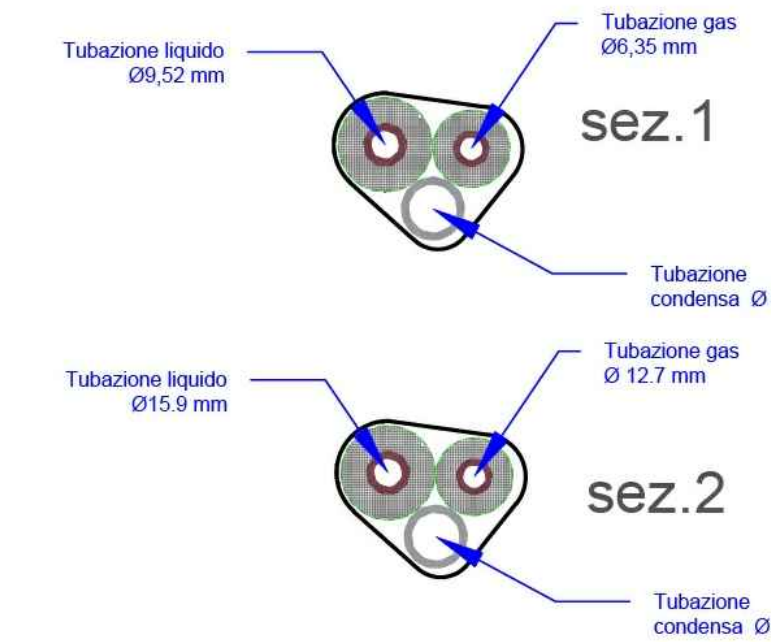

LE SEZIONI TIPOLOGICHE sez.1 E sez.2 SONO RIPORTATE IN PIANTE


TIPOLOGICO AGGIUNTE QUADRO ELETTRICO GENERARE DI OGNI U.A.

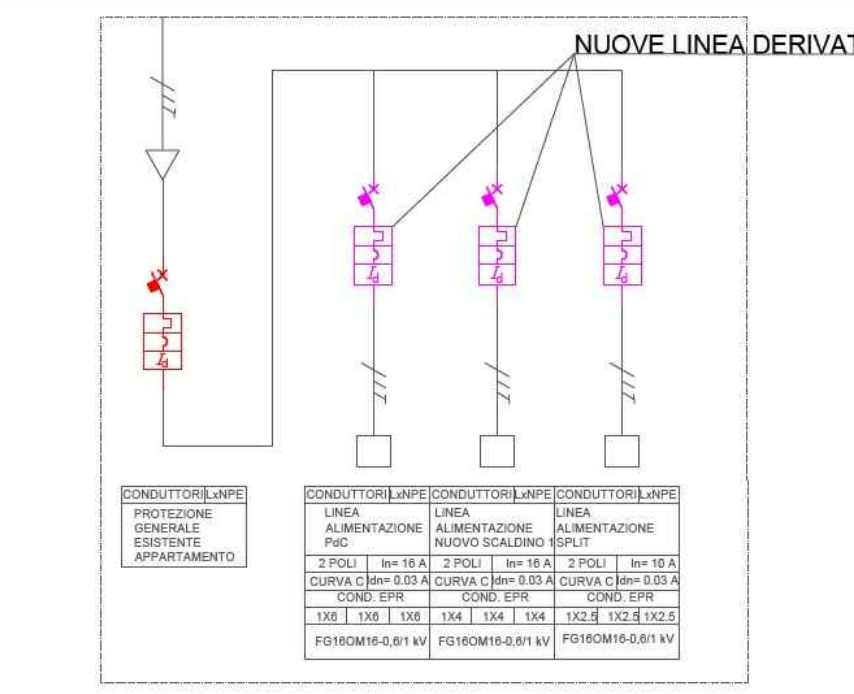

SCALDABAGNO ACS

Valvola automatica di sicurezza cromata Ø 1/2"; Press. taratura: 6 bar

Cassetta contenimento collettore

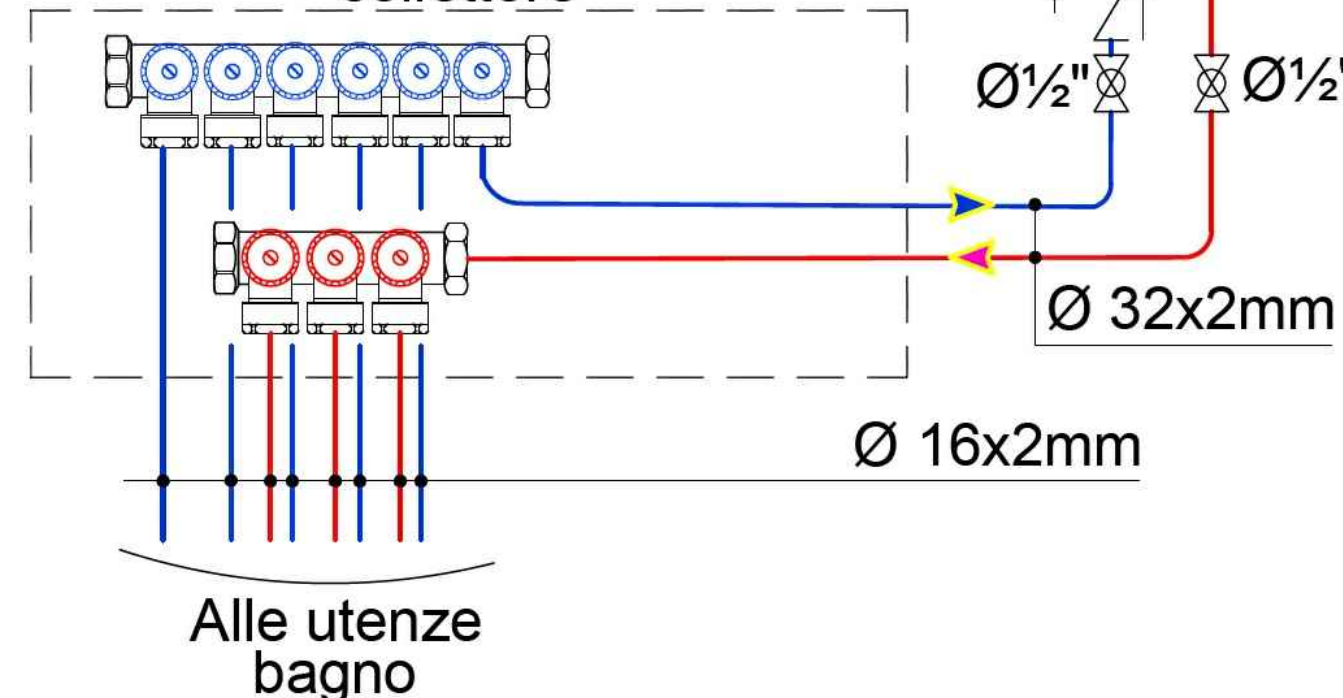

Alle utenze bagno

LEGENDA CIRCUITI FRIGORIFERI E CONNESSIONI ELETTRICHE

CIRCUITO FRIGORIFERO
Tubo in rame spessore 0,8/1 mm prodotto secondo normativa norma UNI EN 12735-1 (e ASTM888m), preisolato con polietilene espanso a cellule chiuse, con raccordi in ottone;
TUBAZIONE GAS: Ø 15,9 mm
CONDENSA: Ø 16 mm
RIFERIMENTO CONTABILE
1) LL.PP.Campania C.01.020.065.c
2) LL.PP.Campania C.01.020.065.d
3)
TRATTO AGLI SPLIT (SEZ.1): TUBAZIONE LIQUIDO: Ø 6,35 mm
TUBAZIONE GAS: Ø 9,52 mm
CONDENSA: Ø 16 mm
RIFERIMENTO CONTABILE
1) LL.PP.Campania C.01.020.065.a
2) LL.PP.Campania C.01.020.065.b

Le Condotte in rame corrono a parete in canalina di PVC 40x40 con la pendenza di 1% necessaria al deflusso della condensa.
RIFERIMENTO CONTABILE
LL.PP.Campania L.02.050.010.a
Quantità: totale 1244 m

CIRCUITI DI ALIMENTAZIONE NUOVE
Linee elettriche di alimentazione delle apparecchiature elettriche di nuova installazione, realizzata con cavi in rame di tipo FG16OM16 3xSez mmq.
ENERGIA

Alimentazione pompe di calore: Cavo in rame FG16OM16 3x6 mmq
RIFERIMENTO CONTABILE
1) LL.PP.Campania L.02.010.0220.d
Alimentazione scaldini: Cavo in rame FG16OM16 3x4 mmq
RIFERIMENTO CONTABILE
1) LL.PP.Campania L.02.010.0220.c

Alimentazione split: Cavo in rame FG16OM16 3x2,5 mmq
RIFERIMENTO CONTABILE
1) LL.PP.Campania L.02.010.220.b

Controllo split e unità esterna: Cavo per comando e controllo 2x1
RIFERIMENTO CONTABILE
2) LL.PP.Campania L.02.010.180.a

Le condutture sono realizzate con tubazione di sezione circolare in pvc di diametro 16 mm correnti parallelamente ai circuiti frigoriferi nel caso in cui si tratti dei circuiti di alimentazione PdC e split.
RIFERIMENTO CONTABILE
LL.PP.Campania C.01.020.065.a
Quantità:

- 1) 300 m
- 2) 580 m
- 3) 1620 m

Finanziato dall'Unione europea NextGenerationEU
APPALTO INTEGRATO RELATIVO ALLA PROGETTAZIONE ESECUTIVA, AL COORDINAMENTO DELLA SICUREZZA IN FASE DI PROGETTAZIONE ED AI LAVORI PER LA RIQUALIFICAZIONE SISMICA, ENERGETICA ED AMBIENTALE E.R.P. DI VIA LAMARIA. CUP J57H21007000002. CIG 955494265A.



LIVELLO PROGETTUALE	SEZIONE PROGETTUALE	NR. ELAB.	SCALA	DATA	TITOLO ELABORATO	CODICE ELAB.
PROGETTO ESECUTIVO	IMPIANTO TERMICO	02	sezione	AGOSTO 2023	PLANIMETRIA IMPIANTO TERMICO EDIFICI 1B E 3D	PE.IT.02.01
ITER PROCEDURALE AMMINISTRATIVO						
DATA 20.12.2022	DESCRIZIONE RAPPORTO CONCLUSIVO DI VERIFICA PROGETTO DEFINITIVO	SOGGETTO	CAVALLARO & MORTORA S.R.L.	VALIDAZIONE PROGETTO DEFINITIVO	TIPOLOGIA	ESTREMI ATTO
DATA	DESCRIZIONE	SOGGETTO			TIPOLOGIA	ESTREMI ATTO
DATA	DESCRIZIONE	SOGGETTO			TIPOLOGIA	ESTREMI ATTO



PROGETTISTI
Raggruppamento Temporaneo Professionisti:
GEOWINGENERIA S.R.L. mandataria / ING. GIUSEPPE IAZZETTA mandante / ARCH. EDOARDO DE MARCO mandante / ARCH. MARIA DI CAPUA mandante

GEOWINGENERIA S.R.L.
C.so Arcangelo di Sansepolcro, 1380
80136 Napoli - Tel. 081.7946180
Partita IVA 06645740637

ING. GIUSEPPE IAZZETTA
ARCH. EDOARDO DE MARCO
ARCH. MARIA DI CAPUA