

PIANTA PIANO TERRA



PIANTA PIANO PRIMO




PIANTA PIANO SECONDO




PIANTA PIANO TERZO - SCALA 1:100



Particolare 1/2 - Unità interna ed esterna Scala 1:50

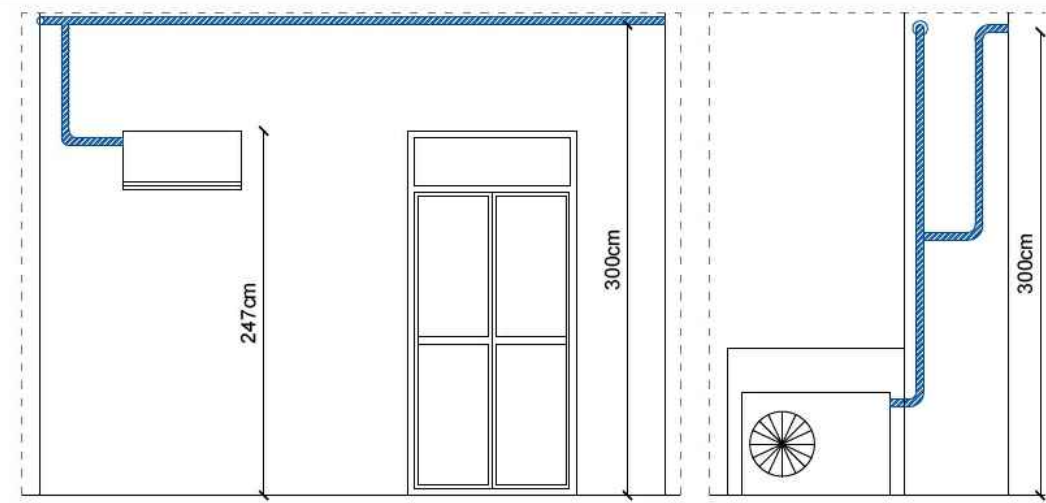

LEGENDA APPARECCHIATURE IMPIANTO TERMICO

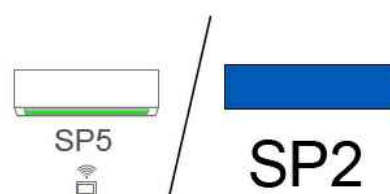

Unità interna del tipo a parete, batteria di evaporazione in rame, sistema di controllo della quantità del refrigerante R410A mediante valvola di espansione lineare, chassis realizzato in pvc di dimensioni compatte, completo di filtro, ventilatore a più velocità, alimentazione 230 V1-50 Hz:
-resa frigorifera 2,2 kW,
-resa termica 2,5 kW
-pressione sonora 35/29 dBA

RIFERIMENTO CONTABILE:
LL.PP. Campania M.12.040.010.b
Quantità: n.63 per fabbricati 1B,2C,3D;
n.59 per fabbricati 4F,5E;

Unità motocondensante esterna a volume (flusso) di refrigerante variabile R410A a pompa di calore condensata ad aria, ad espansione diretta, dotata di un compressore swing DC regolato da inverter, collegabile mediante circuito frigorifero a due tubi in rame ad unità interne di diversa tipologia con una potenzialità totale fino al 130% della potenzialità nominale dell'unità esterna, trasmissione dati mediante cavo di bus del tipo bipolare polarizzato, struttura esterna in lamiera zincata con verniciatura anticorrosione, griglia di ripresa aria, batterie disposte sui lati maggiori della macchina con espulsione frontale mediante un ventilatore elicoidale e basso numero di giri equilibrati dinamicamente e staticamente, alimentazione elettrica monofase 230 V-1-50 Hz, livello medio di rumorosità 51 ~ 52 dBA, delle seguenti potenzialità: potenza frigorifera 12,1 kW, potenza assorbita 3,43 kW, potenza termica 14,2 kW, potenza assorbita 3,18 kW, fino a 8 unità interne collegabili

RIFERIMENTO CONTABILE:
LL.PP. Campania M.12.020.010.a
Quantità: n.16 per fabbricati 1B,2C,3D;
n.15 per fabbricati 4F,5E;


Pannello di controllo locale, per l'impostazione e la visualizzazione mediante visore a cristalli liquidi (LCD) delle seguenti funzioni: On/Off, caldo/freddo, deumidificazione, ventilazione e timer con orologio

RIFERIMENTO CONTABILE:
LL.PP. Campania M.12.020.010.a
Quantità: n.16 per fabbricati 1B,2C,3D;
n.15 per fabbricati 4F,5E;

Scaldacqua elettrico da installare a vista costituito da caldaia vetroporellanata, pressione di esercizio 8,0 bar, resistenza elettrica con potenza max 1,40 kW, corredato di termostato di regolazione, termometro, staffe di sostegno, valvola di sicurezza, flessibili di collegamento alla rete idrica, valvola di intercettazione a sfera sull'ingresso dell'acqua fredda.
Volume acqua 80


RIFERIMENTO CONTABILE:
LL.PP. Campania C.08.010.060.k

PARTICOLARE LINEE FRIGORIFERE

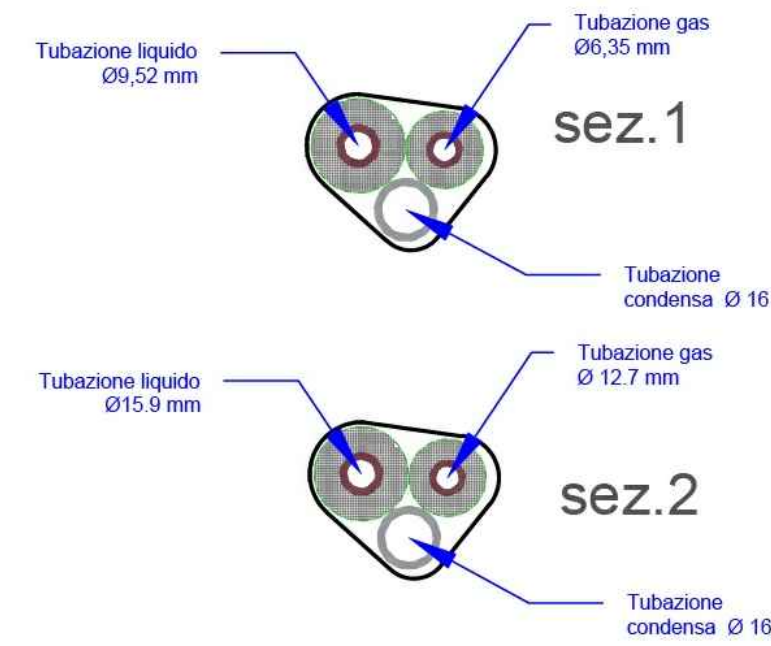

LE SEZIONI TIPOLOGICHE sez.1 E sez.2 SONO RIPORTATE IN PIANTE

TIPOLOGICO AGGIUNTE QUADRO ELETTRICO GENERARE DI OGNI U.A.

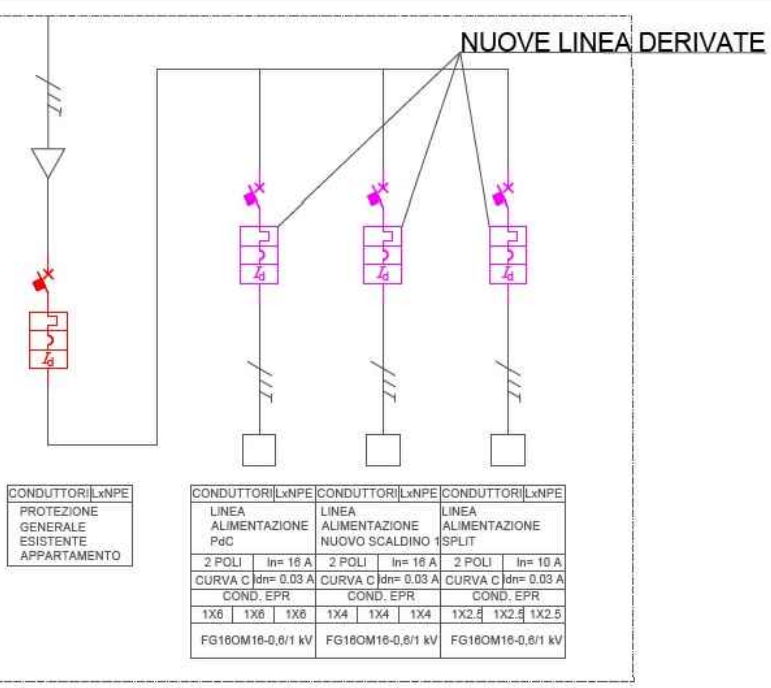


PARTICOLARE ALLACCIO IDRICO SCALDABAGNI

SCALDABAGNO ACS

Valvola automatica di sicurezza cromata Ø 1/2"; Press. taratura: 6 bar

Cassetta contenimento collettore

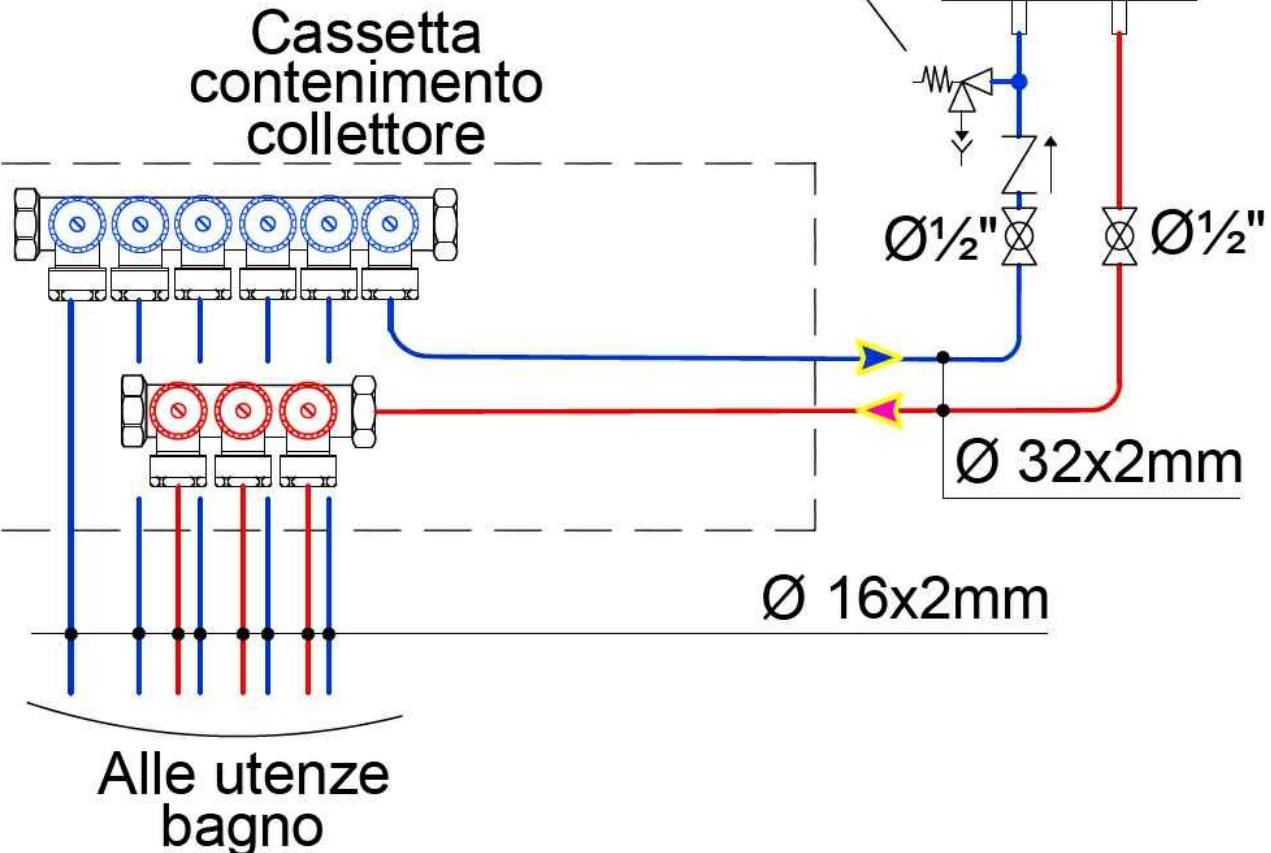

Alle utenze bagno

LEGENDA CIRCUITI FRIGORIFERI E CONNESSIONI ELETTRICHE

CIRCUITO FRIGORIFERO
Tubo in rame spessore 0,8/1 mm prodotto secondo normativa norma UNI EN 12735-1 (e ASTM686m), preisolato con polietilene espanso a cellule chiuse, con raccordi in ottone;

TRATTO PRINCIPALE (SEZ.2): TUBAZIONE LIQUIDO: Ø 12,7 mm
TUBAZIONE GAS: Ø 15,9 mm
CONDENSA: Ø 16 mm
RIFERIMENTO CONTABILE:
1) LL.PP. Campania C.01.020.065.c
2) LL.PP. Campania C.01.020.065.d
3)

TRATTO AGLI SPLIT (SEZ.1): TUBAZIONE LIQUIDO: Ø 6,35 mm
TUBAZIONE GAS: Ø 9,52 mm
CONDENSA: Ø 16 mm
RIFERIMENTO CONTABILE:
1) LL.PP. Campania C.01.020.065.a
2) LL.PP. Campania C.01.020.065.b

Le Condotte in rame corrono a parete in canalina di PVC 40x40 con la pendenza di 1% necessaria al deflusso della condensa.
RIFERIMENTO CONTABILE:
LL.PP. Campania L.02.050.010.a
Quantità: totale 1244 m

CIRCUITI DI ALIMENTAZIONE NUOVE
Linee elettriche di alimentazione delle apparecchiature elettriche di nuova istallazione, realizzata con cavi in rame di tipo FG160M16 3xSez mmq.

ENERGIA

Alimentazione pompe di calore: Cavo in rame FG160M16 3x6 mmq
RIFERIMENTO CONTABILE:
1) LL.PP. Campania L.02.010.0220.d

Alimentazione scaldini: Cavo in rame FG160M16 3x4 mmq
RIFERIMENTO CONTABILE:
1) LL.PP. Campania L.02.010.0220.c

Alimentazione split: Cavo in rame FG160M16 3x2,5 mmq
RIFERIMENTO CONTABILE:
1) LL.PP. Campania L.02.010.220.b

Controllo split e unità esterna: Cavo per comando e controllo 2x1
RIFERIMENTO CONTABILE:
2) LL.PP. Campania L.02.010.180.a

Le condutture sono realizzate con tubazione di sezione circolare in pvc di diametro 16 mm correnti parallelamente ai circuiti frigoriferi nel caso in cui si tratti dei circuiti di alimentazione PdC e split.
RIFERIMENTO CONTABILE:
LL.PP. Campania C.01.020.065.a
Quantità:
1) 300 m
2) 580 m
3) 1620 m

Finanziato dall'Unione europea NextGenerationEU
APALTO INTEGRATO RELATIVO ALLA PROGETTAZIONE ESECUTIVA, AL COORDINAMENTO DELLA SICUREZZA IN FASE DI PROGETTAZIONE ED AI LAVORI PER LA RIQUALIFICAZIONE SISMICA, ENERGETICA ED AMBIENTALE E.R.P. DI VIA LAMARIA. CUP J57H21007000002. CIG 95549265A.



LIVELLO PROGETTUALE	SEZIONE PROGETTUALE	NR. ELAB.	SCALA	DATA	TITOLO LABORATORIO	CODICE ELAB.
PROGETTO ESECUTIVO	IMPIANTO TERMICO	05	sezione	AGOSTO 2023	PLANIMETRIA IMPIANTO TERMICO EDIFICIO SE	PE.IT.02.04
ITER PROCEDURALE AMMINISTRATIVO						
DATA 20.12.2022	DESCRIZIONE RAPPORTO CONCLUSIVO DI VERIFICA PROGETTO DEFINITIVO	SOGGETTO Cavallo & Mortoro S.r.l.	TIPOLOGIA VALIDAZIONE PROGETTO DEFINITIVO	ESTREMI ATTO		
DATA	DESCRIZIONE	SOGGETTO	TIPOLOGIA	ESTREMI ATTO		
DATA	DESCRIZIONE	SOGGETTO	TIPOLOGIA	ESTREMI ATTO		

PROGETTISTI
Raggruppamento Temporaneo Professionisti:

GEOWINGENERIA S.R.L. mandataria / ING. GIUSEPPE IAZZETTA mandante / ARCH. EDOARDO DE MARCO mandante / ARCH. MARIA DI CAPUA mandante

GEOWINGENERIA S.R.L.
C.so. Salaria di Roma, 1380
00136 Napoli - Tel. 081.7948180
Partita IVA 06645740637

EDUARDO DE MARCO
MARIA DI CAPUA

IMPRESA ESECUTRICE ELENCO S.R.L.
Sede Legale NAPOLI (NA) VIA TORRELLA S. L. 100 - CAP 80138 NAPOLI - 801312
Unità Locale n. NA/2 VIA COCCO S. 100 - 80138 NAPOLI

Euro SAF S.r.l.

Distribuzioni Generali